




PLANTA DE SITUAÇÃO
ESCALA 1:200

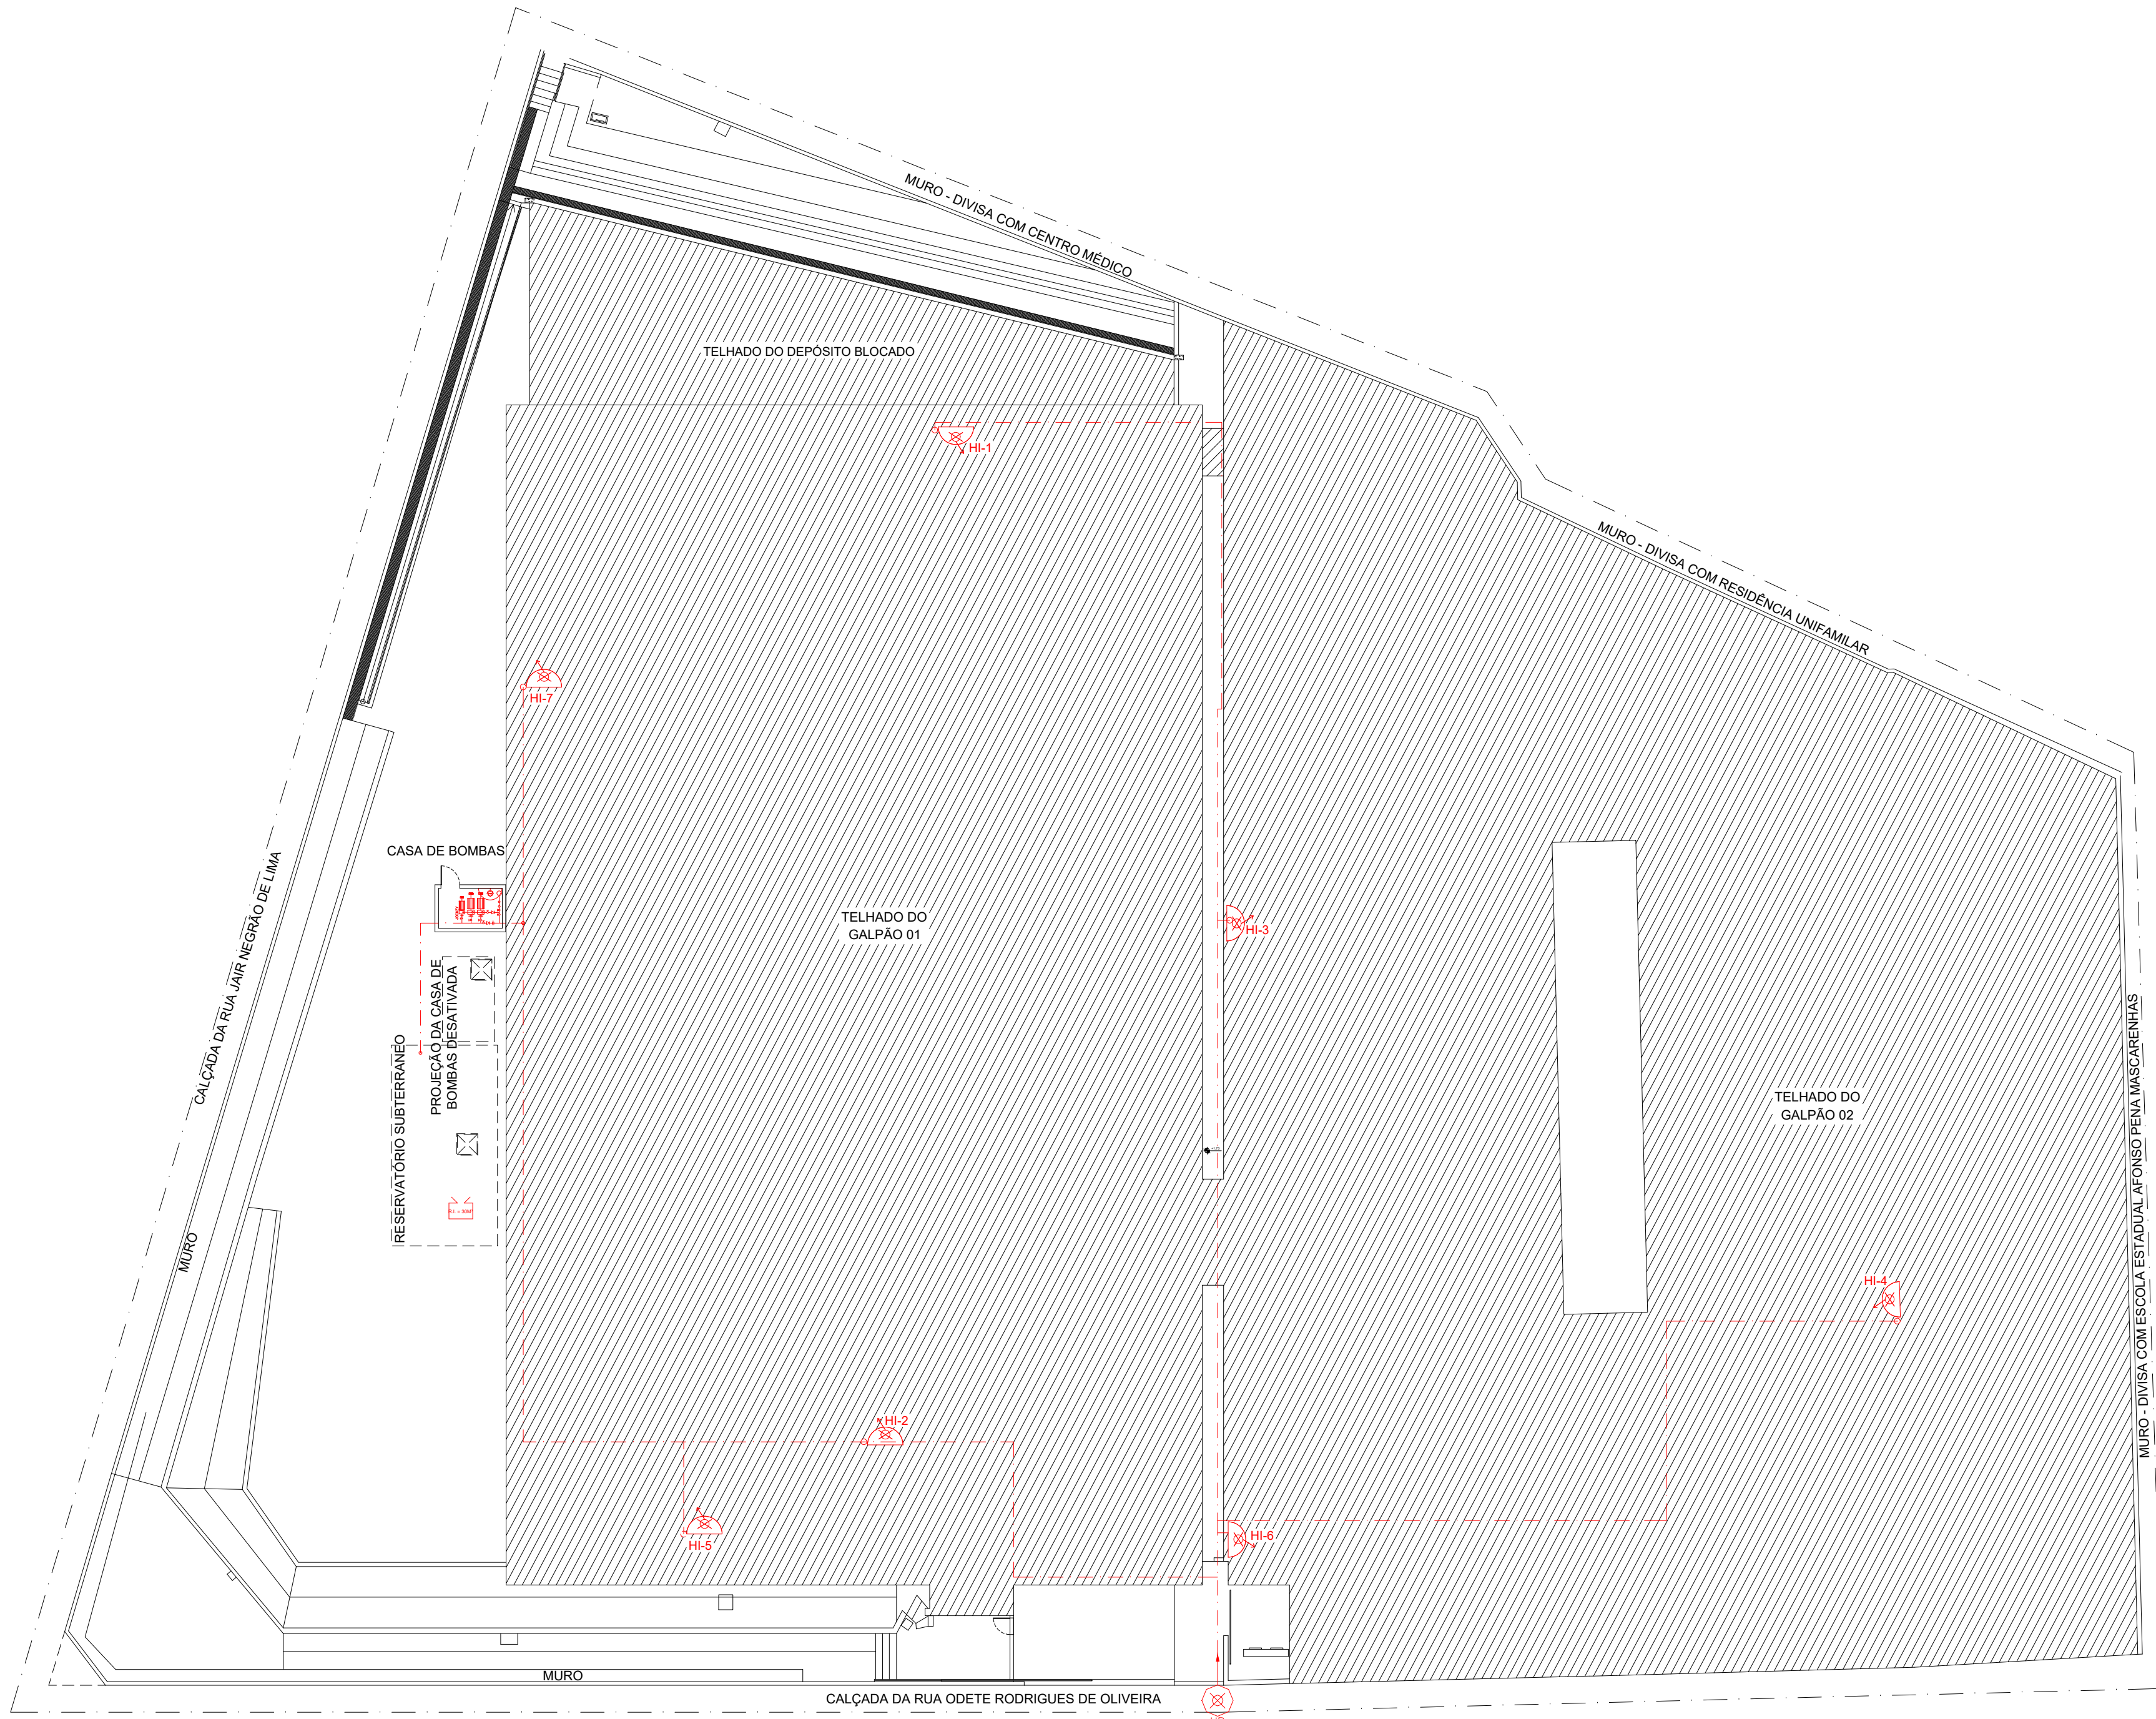

PLANTA DE IMPLANTAÇÃO
ESCALA 1:200

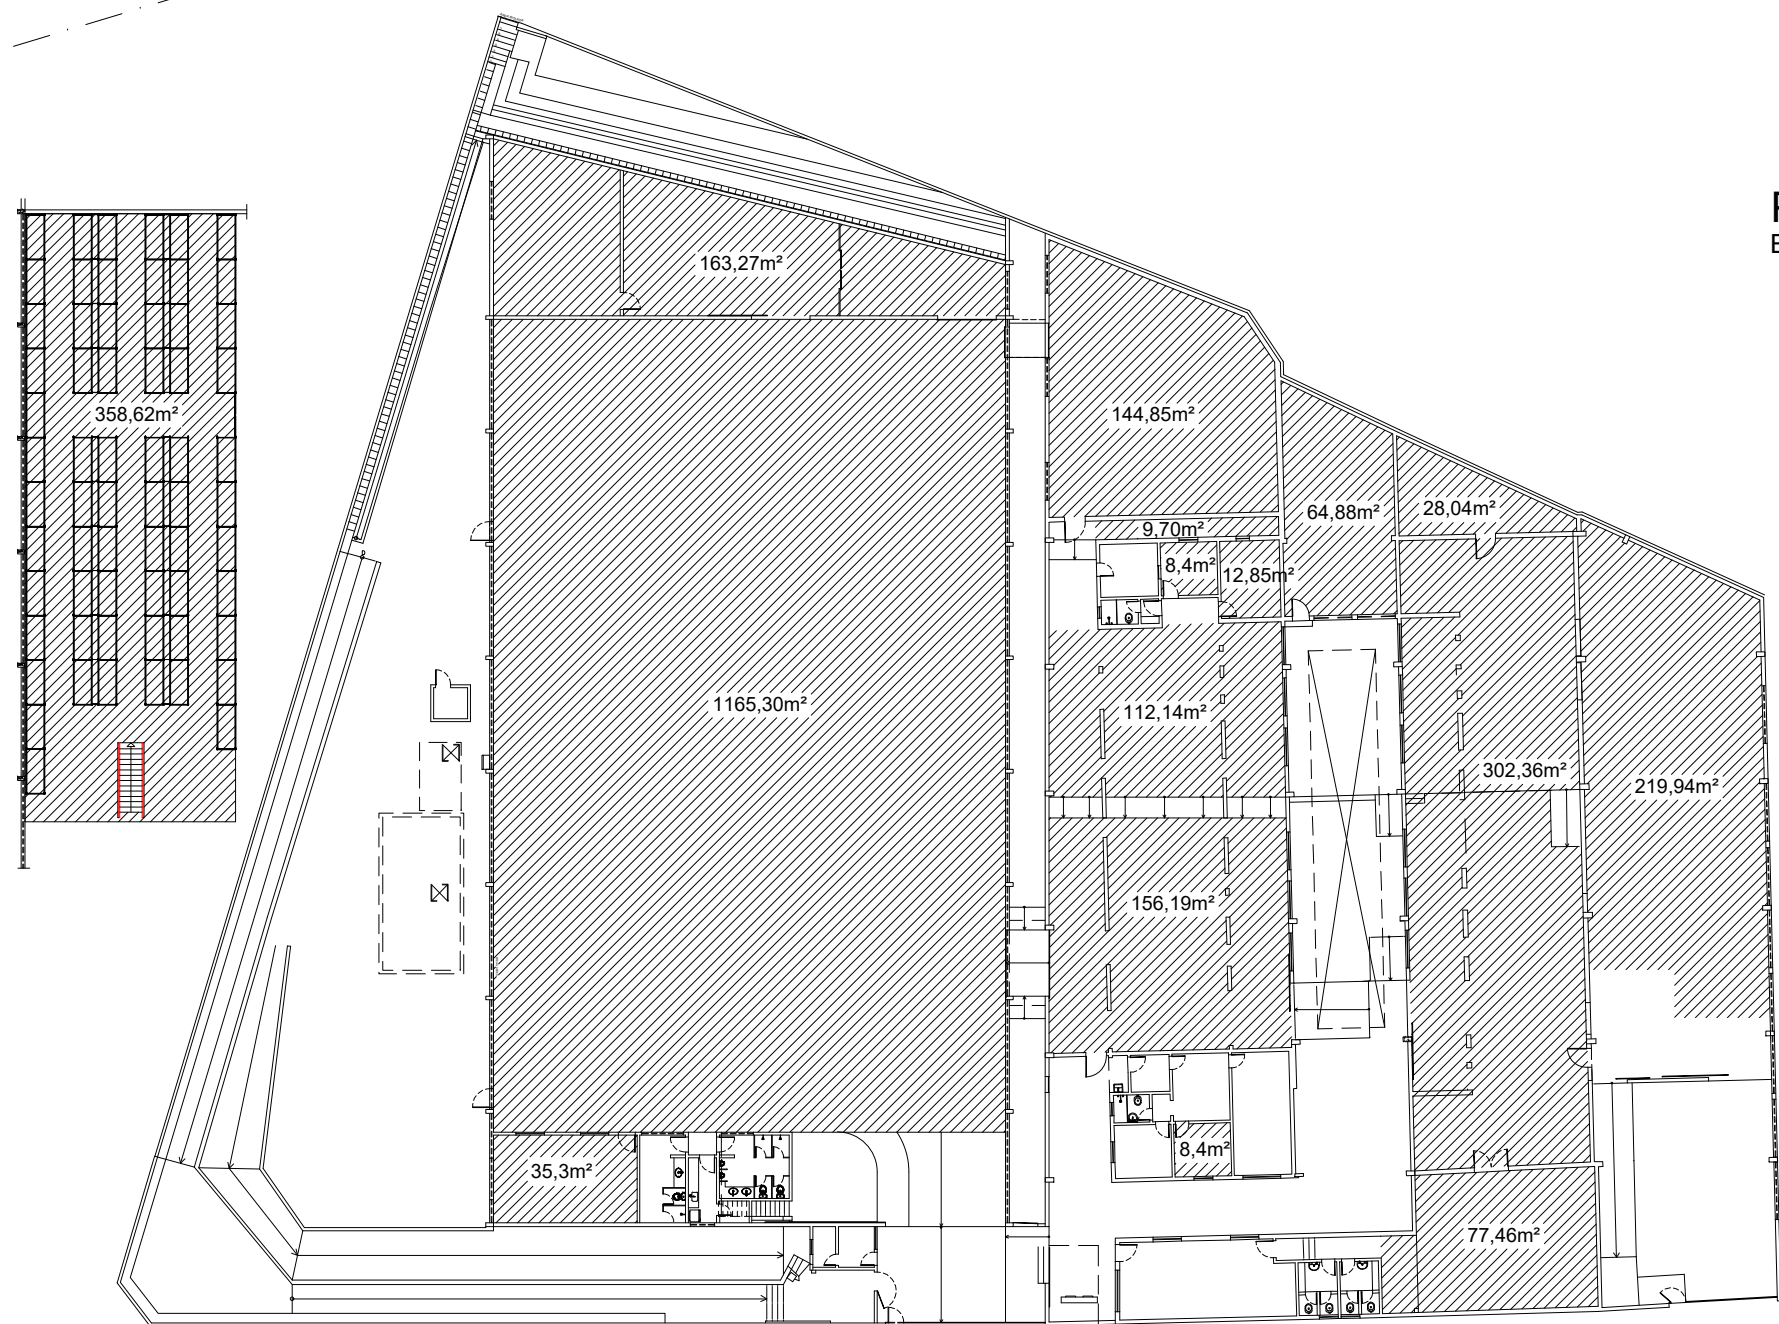

ÁREAS EXCLUSIVAS DE DEPÓSITO
ESCALA 1:800
ÁREA TOTAL EXCLUSIVA PARA DEPÓSITO: 2.876,27M²

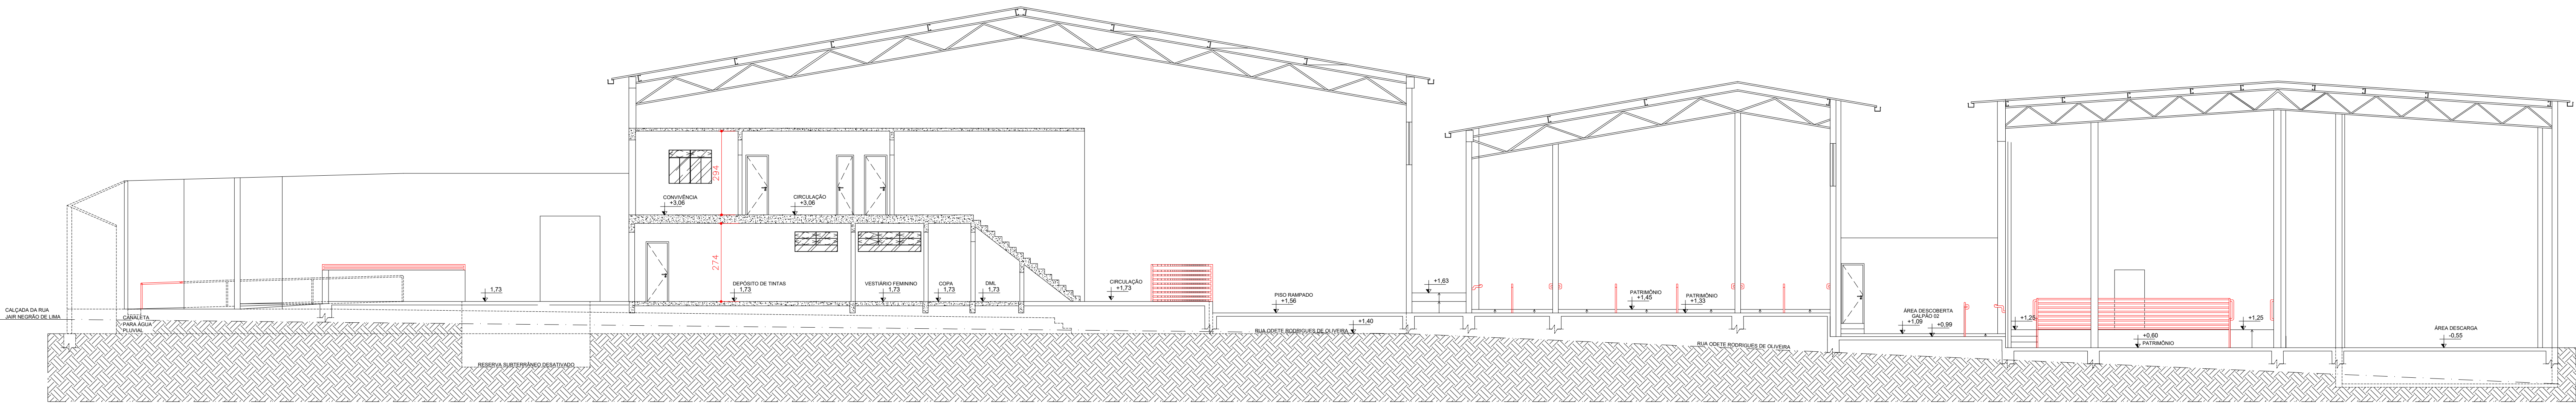

CORTE AA
ESCALA 1:100

LEGENDA PSCIP		
SÍMBOLO	ESPECIFICAÇÃO	QUANTIDADE
	HIDRANTE SIMPLES - PLANTA BAIXA	07
	TUBULAÇÃO DE HIDRANTE	-
	ACIONADOR MANUAL DA BOMBA	02
	REGISTRO DE RECALQUE SEM VÁLVULA DE RETENÇÃO	01
	RESERVATÓRIO DE INCÊNDIO	01
	LOCAL DA BOMBA DE INCÊNDIO	01
	VÁLVULA DE RETENÇÃO	-
	REGISTRO DE GAVETA	-

2	06/12/2021	REVISADO CONFORME NOTIFICAÇÃO CBMMG 011/221
1	30/11/2021	REVISADO CONFORME NOTIFICAÇÃO CBMMG 251/121
0	16/11/2021	ATUALIZAÇÃO DE LAYOUT PELO SESC - ANTIGO PROCESSO 1803043

REVISÃO	DATA	DESCRIÇÃO
---------	------	-----------

		REPRESENTANTES:
		RESPONSÁVEIS TÉCNICOS:
CENTRO DE DISTRIBUIÇÃO VENDA NOVA		JULIA DE ALMEIDA FONSECA CARGO: ARQUITETA
PROJETO: PROJETO DE PREVENÇÃO E COMBATE A INCÊNDIO ETAPA: PROJETO BÁSICO		
CONTEÚDO: CORTE AA, PLANTA DE IMPLANTAÇÃO E PLANTA DE SITUAÇÃO		FOLHA: 03/04 DATA: 16/11/2021